


Anlage 5

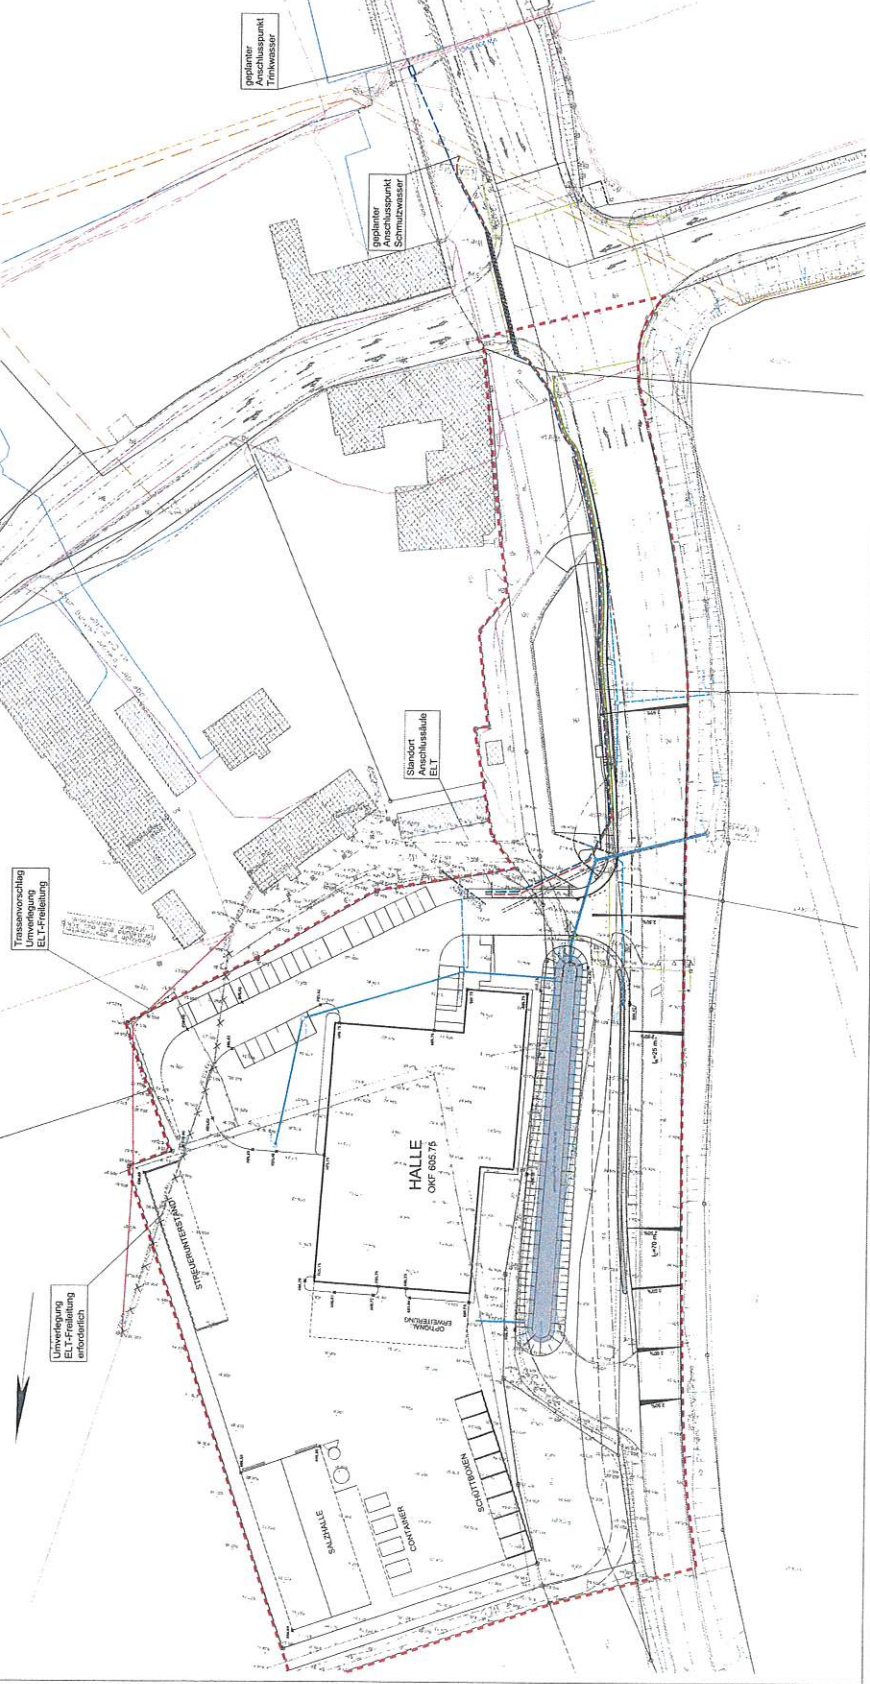

- Leitungsbestand**
- Regenwasserlauf
  - Schmutzwasserleitung
  - Trassenwasserleitung
  - Gasleitung
  - Stromleitung
  - ETW-Kabel
  - Gasleitung (Kanal)
  - Gasleitung (Tiefbau)

- Planung**
- Regenwasserlauf
  - Schmutzwasserleitung
  - Trassenwasserleitung
  - Gasleitung
  - Stromleitung
  - ETW-Kabel

- Erschließung**
- Trasse Trassenwasserleiters / Schutz-, Leitrohr
  - Trasse Schmutzwasserleiters / Schutz-, Leitrohr
  - Trasse ELT-Anschlüssen und Trassenwasserleiters nicht dargestellt

- Sonstiges**
- Trasse Kanalgrube / Grabung
  - Trasse Kanal LKA
  - LKA 10/15/18/30 für planmäßig dargestellte Lichteinrichtungen LKA
  - Gehwegbereich B-Plan

**LANDRATSAMT ERZGEBIRGSKREIS**  
 Abteilung 3 Umwelt, Verkehr und Energie  
 Robert-Ströbel  
 Postfach 10001  
 02774 Zittau

Bezeichnung	Erzgebirgskreis
Datum	11.06.2022
Projekt-Nr.	
Blatt-Nr.	
Blattgröße	
Blattinhalt	
Blatttitel	
Blattverfasser	
Blattprüfer	
Blattüberprüfer	
Blattfreigeber	

**VORENTWURF**

**LANDRATSAMT ERZGEBIRGSKREIS**  
 Straßendienst-Nr./Station: B 174  
 PROJEKT-NR.: B 174

Anlage 5 Blatt-Nr.: 1/1  
 Lageplan  
 Erschließung  
 Maßstab: 1:500

**B 174**  
**Neubau Straßenmeisterei Heinzbebank**  
 Erschließung Ver- und Entsorgung